


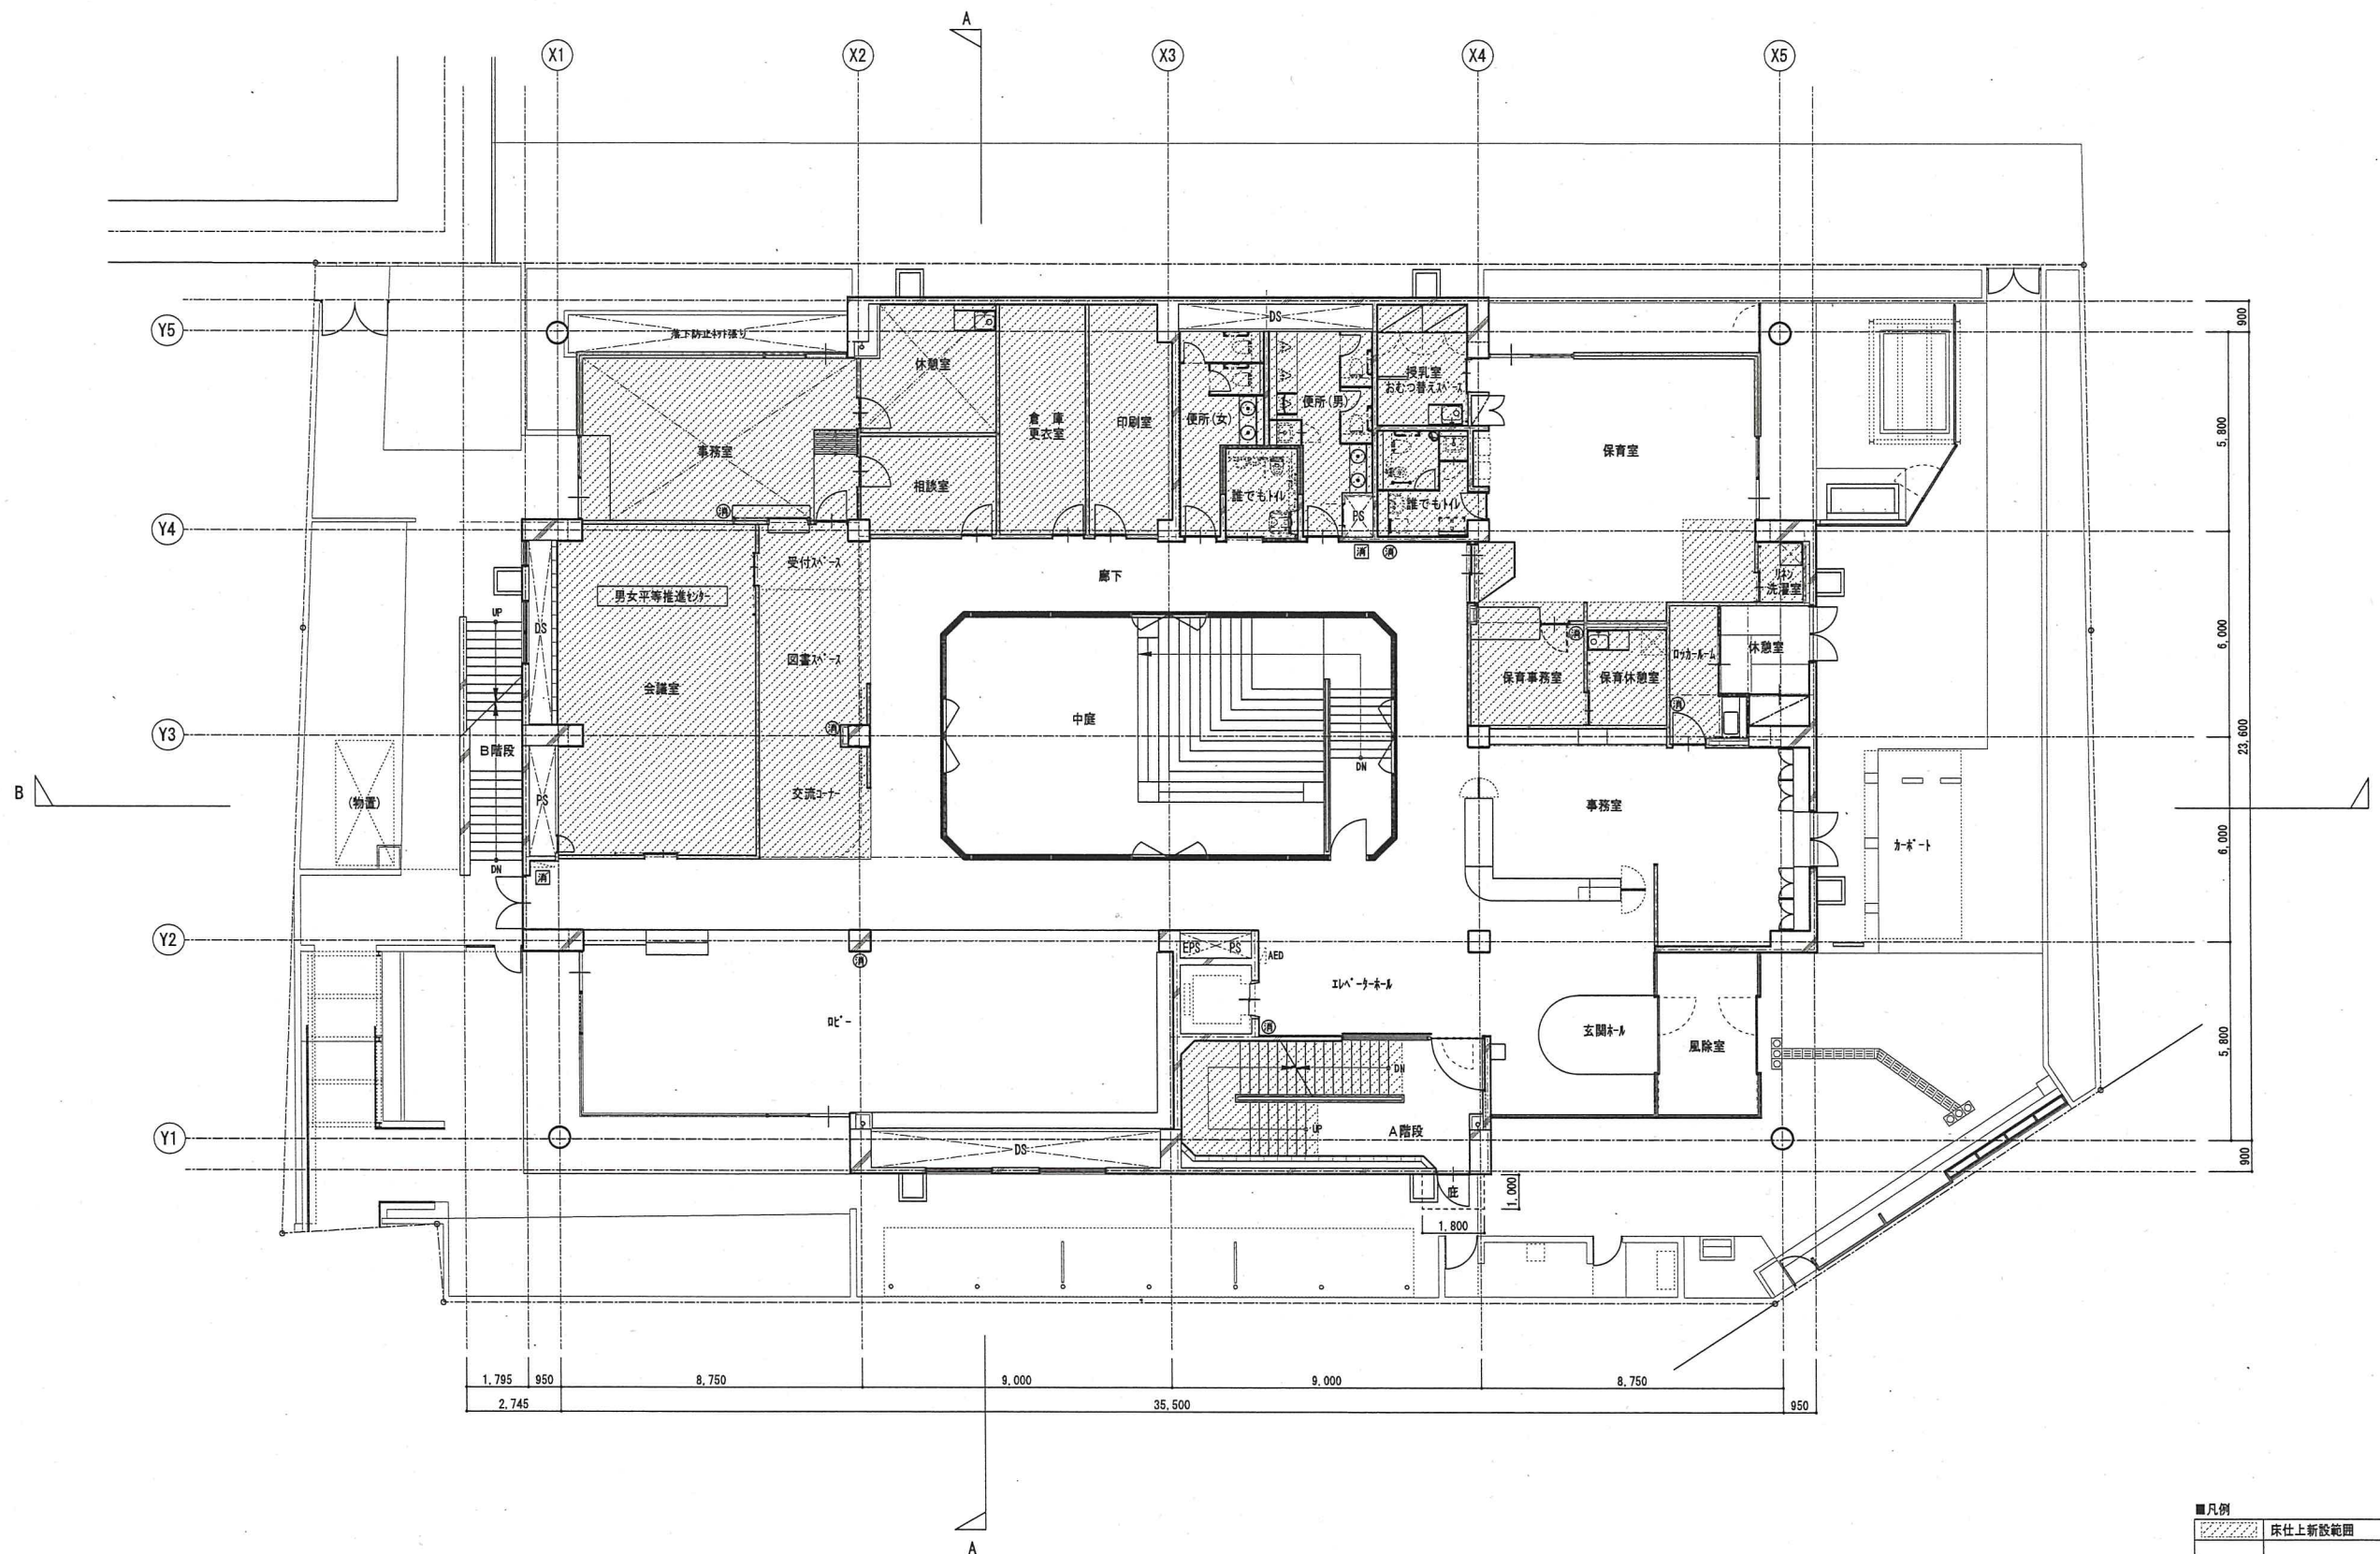

1階平面図

■凡例	
床仕上新設範囲	
消火器	
屋内消火栓	

武蔵野市財務部施設課

工事件名 武蔵野市民会館大規模改修工事

図面名称 1階平面図

[改修後]

製図	主任	主査・課長補佐	担当課長	課長	設計年月日	縮尺	金葉	No.
					R7.3	S=1:100 (A3版 50%縮小)	120	A-15